

PIANTA PIANO SECONDO
SCALA 1:100




PIANTA PIANO PRIMO
SCALA 1:100

LEGENDA	
	ESTIMORE PARABOLICHE - 13A - 899/2 ESIMORE PARABOLICHE CON COPRA A 022 (VIGILI INCENDI) NOMINATE DI PROTEZIONE ELETTRICHE (CNDI 022, SIMBOLICO 022)
	SPERIMENTI E 60
	PANNEI REI 60
	PERCORSO DI FUGA ORIZZONTALE PERCORSO DI FUGA VERSO L'ESTERNO PERCORSO DI FUGA VERSO IL SOTTO
	NUMERO DI MODULI CONCESSORI AL FINE DELLA OPERAZIONE DI SOSTITUIMENTO
	IRRADIANTE IN 45
	INIZIO DI COPERTURA 30 m
	COPERTURA 71x0 TESS? lamp? 2x4x4
	FUSIONE DI SCAMBIO TERMICO
	ATMICO INTERDIPENDIA

COMUNE DI GASSINO TORINESE

TO

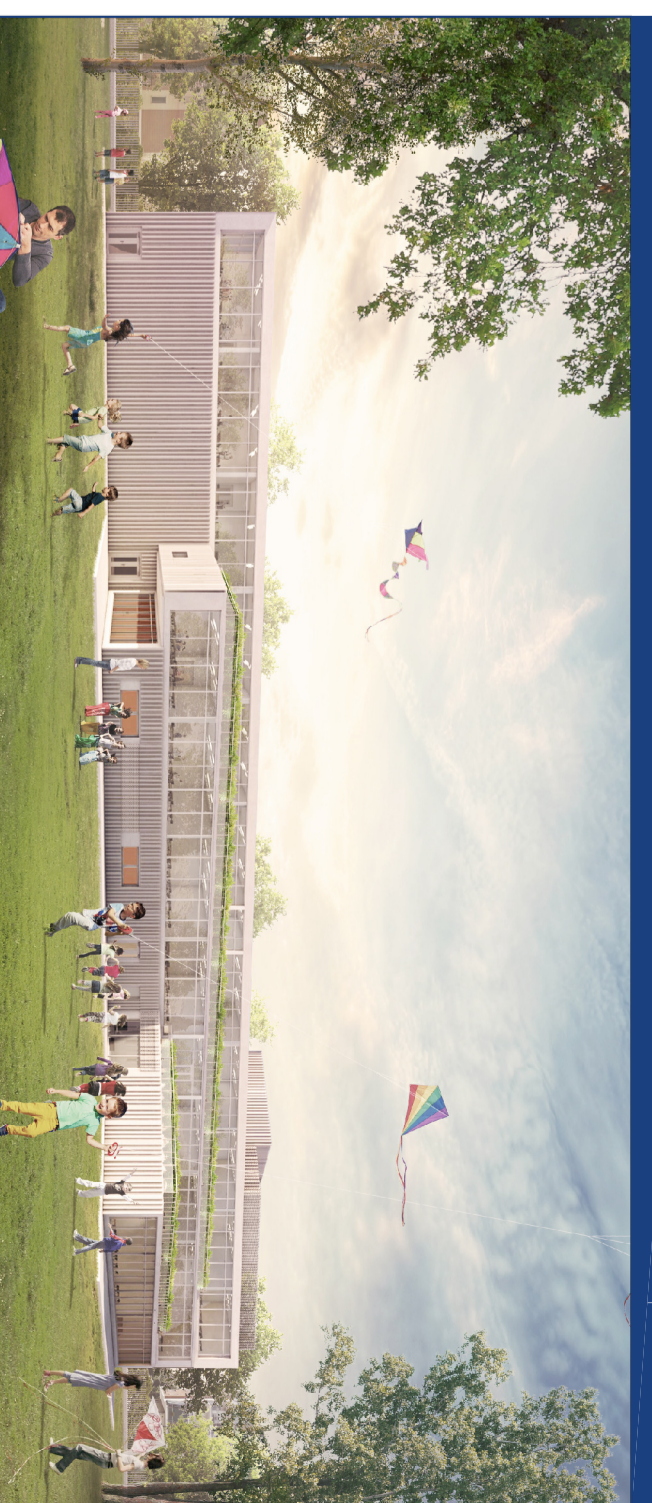

REALIZZAZIONE SCUOLA PRIMARIA CON 15 CLASSI

AGOSTO 2020

RESPONSABILE PROCEDIMENTO: Arch. Anna Casalone

PROGETTISTI
SETTANTA7 STUDIO ASSOCIATO
Arch. D. Bergamo
Arch. E. Invernizzi
CARGIO E FIRMONTA STUDIO ASSOCIATO
Ing. A. Remozzi

